


Szafa wisząca dwuczściowa, 18U, 600/600, RAL 7035

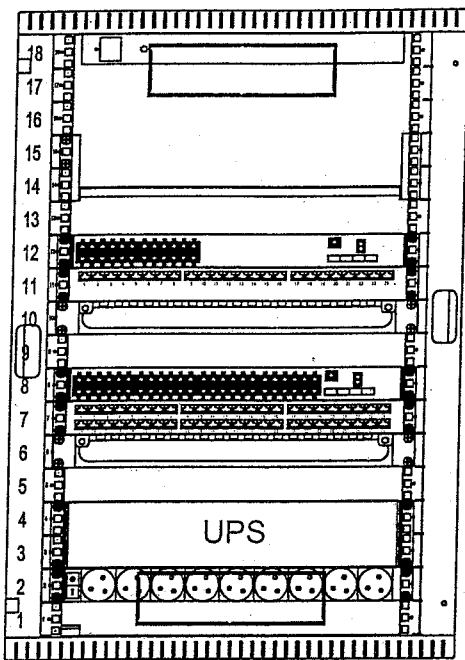

Panel went. 6 went. dach-rak + termostat 1HE szary

Półka stała 19" o gł. 400 mm., 2U, z uszami na przes.rastrze RAL 7021 czarny

Urządzenie aktywne 24 porty UA 24 port

Panel krosujący 19", 24xRJ45, nieekranowany, kat. 6, 1u

Zewnętrzny uchwyt kablowy 19"/1U RAL9005 (uchwyt met.z przep.kablowym)

Urządzenie aktywne 48 portów UA 48 port

Panel krosujący 19", 48xRJ45, nieekranowany, kat. 6, 1u

Zewnętrzny uchwyt kablowy BKT 19"/1U RAL9005 (uchwyt met.z przep.kablowym)


 
UPS 2U 3000VA UPS 3000VA 2U

Listwa zas. 19"9xNFC61(bolec), wtyk DIN49441(uniw.), wyłącznik

Listwa uziemiająca

*I Etap - tylko obudowa*

PROJEKTOWANIE EKSPERTYZY WYKONANIE ELKOL

	<p>TEMAT: Projekt Wykonawczy: Wymiana instalacji elektrycznej i teletechnicznej w pawilonie typu DAMM Gómośląskiego Centrum Edukacyjnego w Gliwicach</p>	<p>BRANŻA: <b>E</b></p>	<p>INWESTOR: Gómośląskie Centrum Edukacyjne im. Marii Skłodowskiej-Curie w Gliwicach ul. Stefana Okrzeja 20, 44-100 Gliwice</p>	<p>NR UMOWY:</p>
	<p>TREŚĆ:  Główny punkt dystrybucyjny GPD. Widok</p>	<p>SKALA: 1:10</p>	<p>PROJEKTOWAŁ: mgr inż. Krzysztof Kolonko upr. bud. nr 147/82</p>	
	<p>DATA: 11.2019</p>	<p>SPRAWDZIŁ: inż. Bolesław Kusiak upr. bud. nr 1759/99/U</p>		