

SKALA 1:500


Układ odniesienia: PL-ETRF89, układ wsp. płaskich: PL-2000 strefa 6 (18°), układ wys.: PL-EVRF2007-NH
 Sekcje mapy: 6.130.27.01.4.4; 6.130.27.02.3.3; 6.130.27.02.3.1; 6.130.27.01.4.2


Poświadczam zgodność niniejszej kopii z treścią materiału paristwowego zasobu geodezyjnego i kartograficznego.

PREZYDENT MIASTA GŁIWICE
 Nazwa materiału zasobu: Mapa zasadnicza
 Identyfikator ewidencyjny materiału zasobu: P.2466.2000.191
 Data wykonania kopii: 2019.10.10
 Imię, nazwisko i podpis osoby reprezentującej organ:

Z up. Prezydenta Miasta
 Podnapięktor
 Jowita Zięba

2AM. 8904/2019

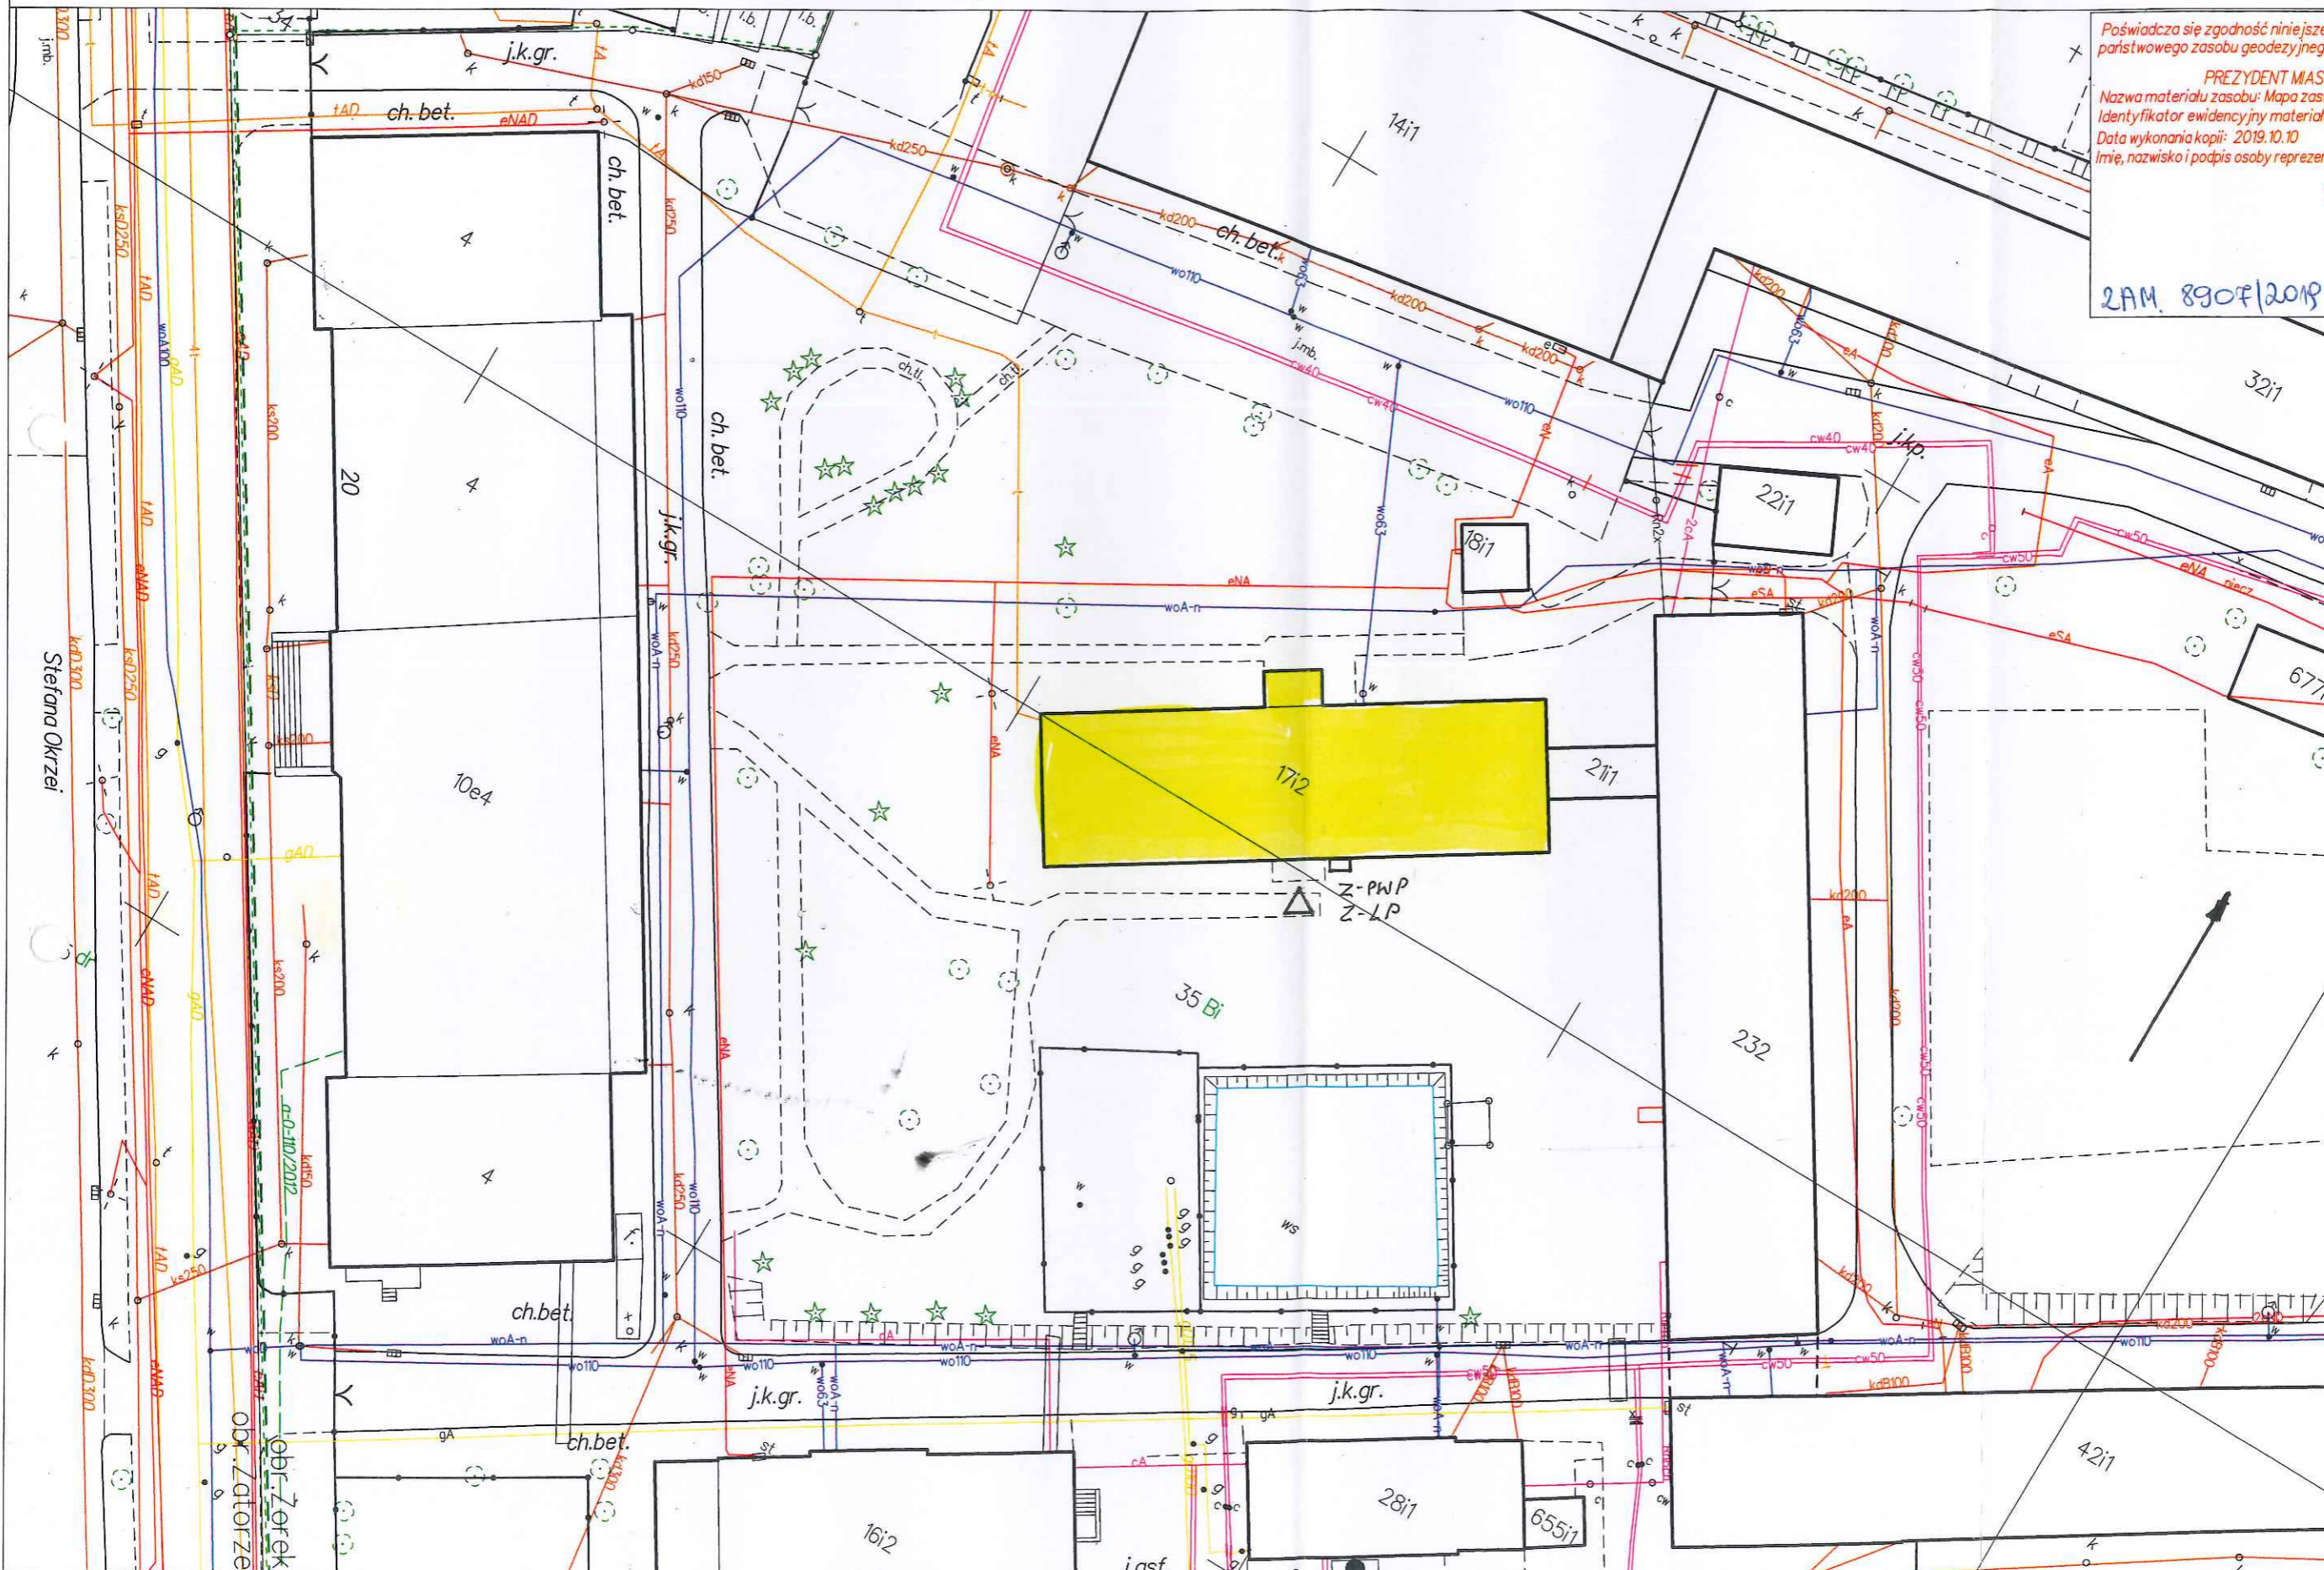

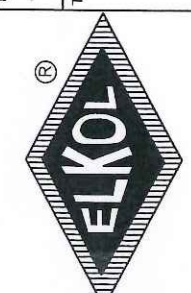NR LINDY:		NR RYSUNKU:	
INWESTOR: Górnos Śląskie Centrum Edukacyjne im. Marii Skłodowskiej-Curie w Gliwicach ul. Stefana Okrzei 20, 44-100 Gliwice		EW-00	
BRANŻA: E	SKALA: 1:500	mgr inż. Krzysztof Kolonko upr. bud. nr 14782	
PROJEKTOWAŁ: mgr inż. Krzysztof Kolonko upr. bud. nr 14782		DATA: 11.2019	upr. bud. nr 175999IU
SPRAWDZIŁ: inż. Bolesław Kusiak upr. bud. nr 175999IU		TEL. 32 230-97-71	
PROJEKTOWANIE EKSPERTYZY WYKONANIE ELKOL			
TEMA: Projekt Wykonawczy: Wymiana instalacji elektrycznej i teletechnicznej w pawilonie typu DAMM Górnos Śląskiego Centrum Edukacyjnego w Gliwicach		TREŚĆ: Projekt zagospodarowania terenu	
			
44-100 GŁIWICE UL. BERBECKIEGO 28			

Stefana Okrzei

obr. Żorek
 Obr. Żorek